


1. Grzejniki stalowe płytowe "PURMO" TP PURMO VENTIL HYGIENICKO, zawory termostatyczne RTD-N/Ø10 firmy Danfoss.
2. Głowice termostatyczne do grzejników VKO firmy Danfoss
3. Przewody zasilajace grzejniki z rur polipropylenowych PN20
4. Przewody prowadzone w bruzdach ściennych w izolacji termicznej z pianki poliuretanowej o zamkniętych porach.
5. Istniejące pion C.O. z rur stalowych- bez zmian

PARAMETRY WODY INSTALACYJNEJ 90/65oC

90/65oC

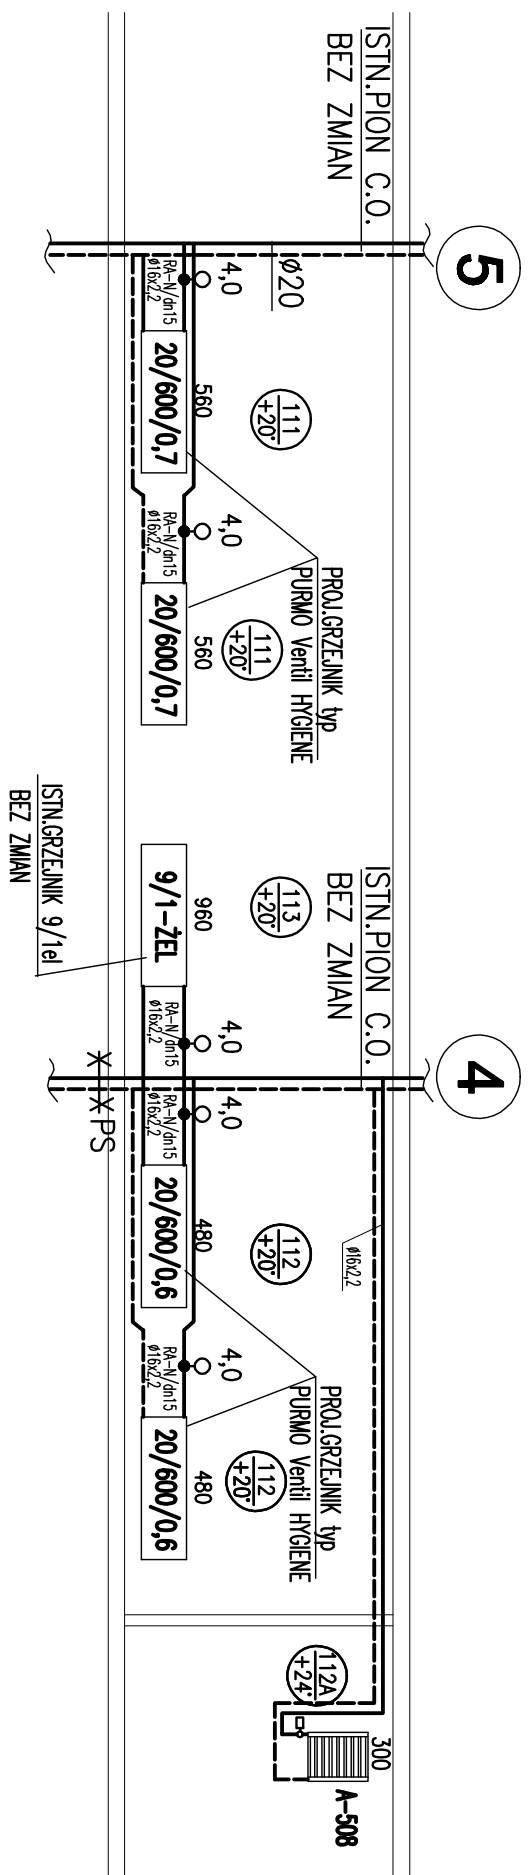

ZMIANA SPOSOBU UŻYTKOWANIA POMIESZCZEŃ

ADRES INWESTYCJI:
ul. Sierakowskiego 13,
03-709 Warszawa,

INWESTOR:
Samodzielny Publiczny Kliniczny
Szpital Okulistyczny

ul. Sierakowskiego 13, 03-709 Warszawa,

FAZA: PROJEKT WYKONAWCZY

BRANŻA: SANITARNIA

DATA:

PROJEKTOWAŁ: mgr Inż Tomasz Bartodziejski

upr. bud. Wa 103/90

OPRACOWAŁ:

SPRAWDZIŁ: mgr Inż. Maria Florak

upr. bud. nr ST152/76

TREŚĆ RYSUNKU:
INSTALACJA WOD-KAN
RZUT, ROZWINIĘCIE
INSTALACJI

SKALA: 1:100 NR RYS 1